


50.44

LOTE 23

Medidores de energia

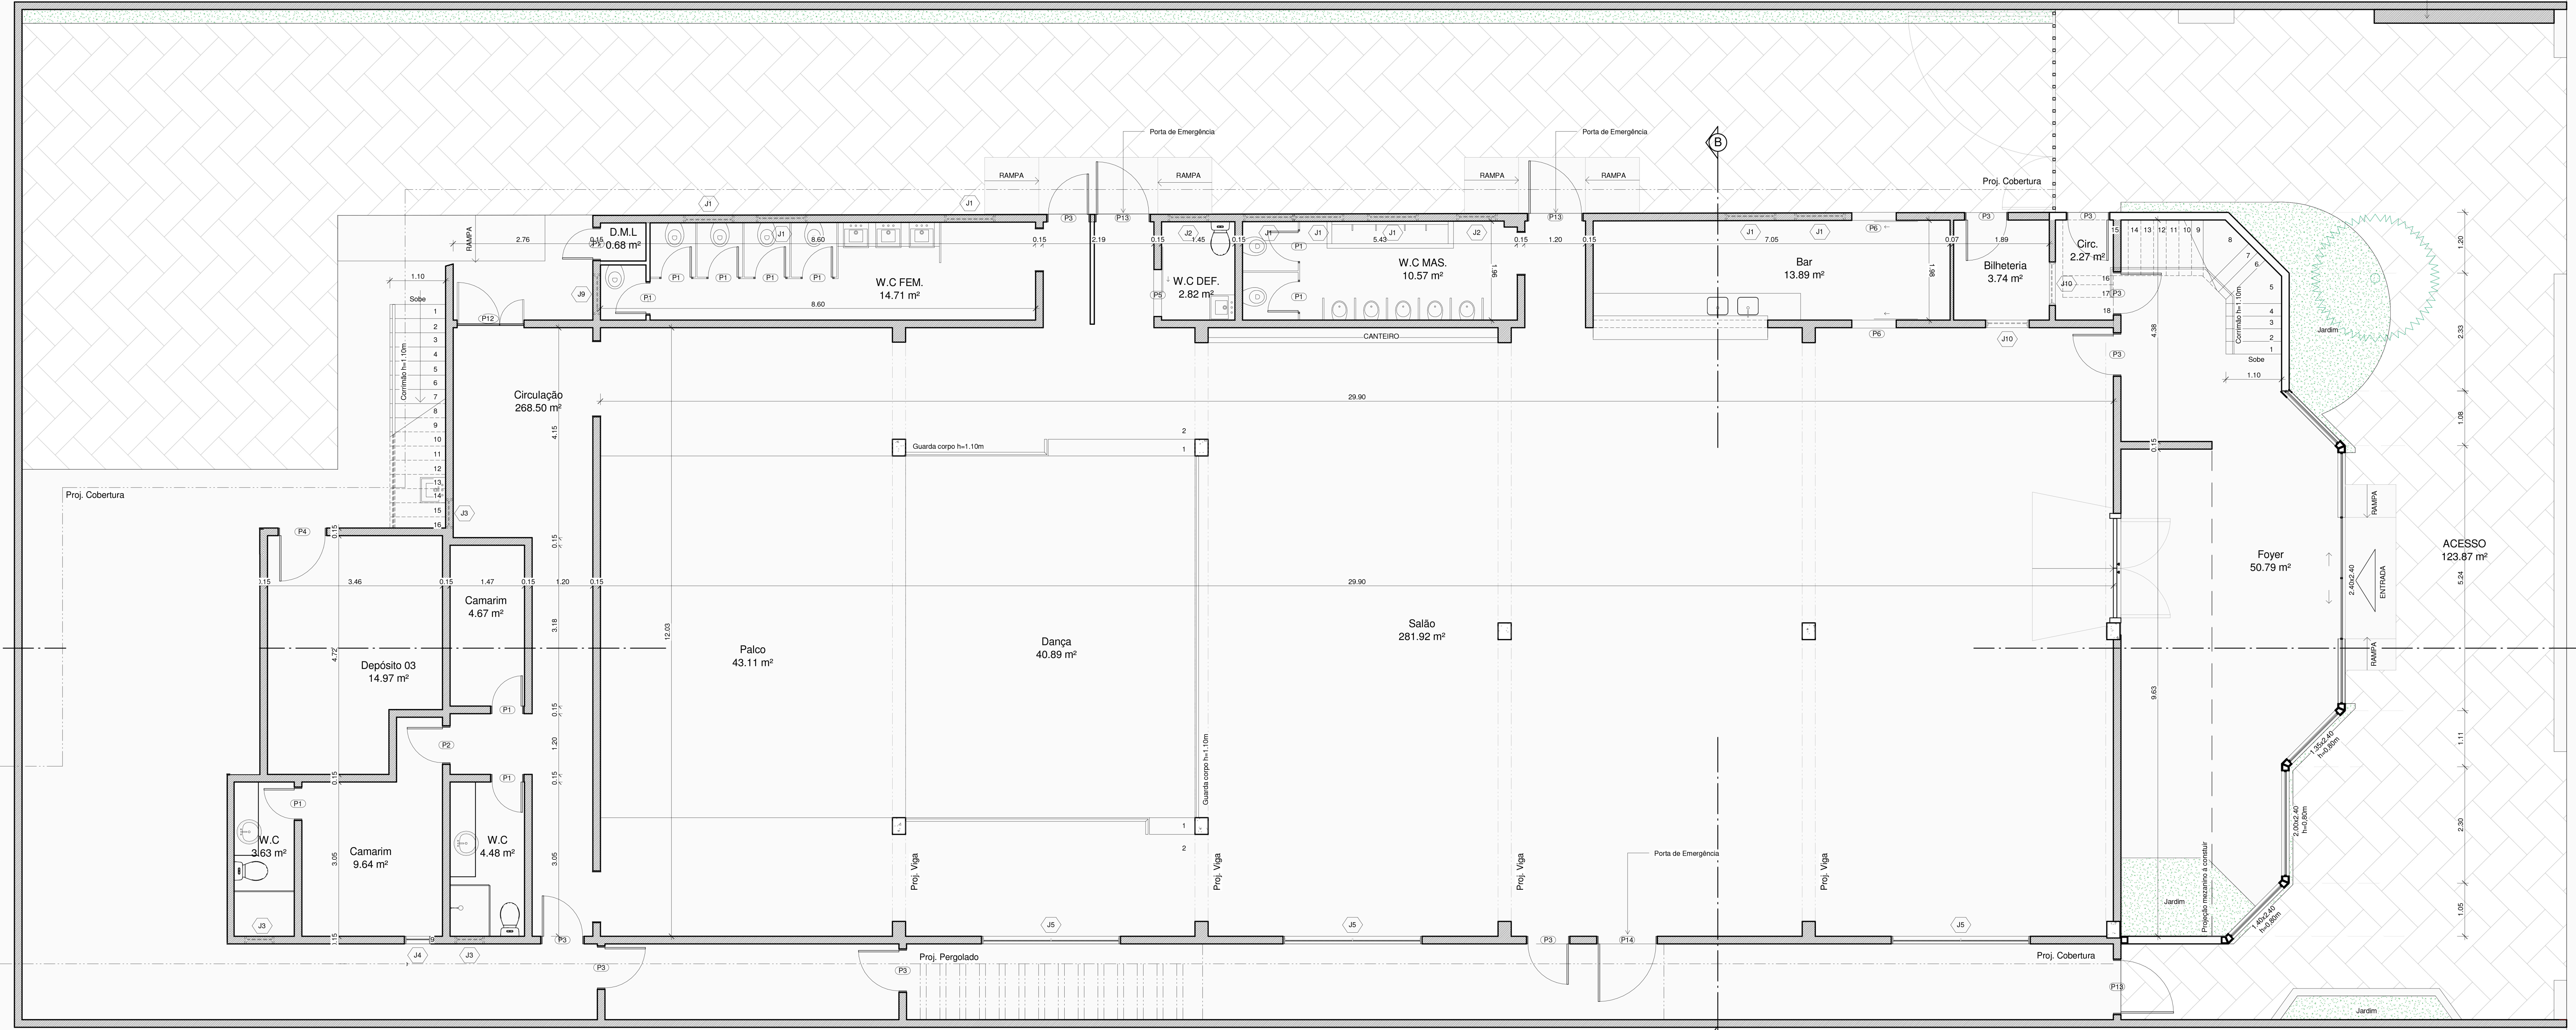

1 Planta Baixa Térreo
ESCALA 1:50

QUANTITATIVO DE JANELAS

JANELA	Type
J1	1,00 X 0,40
J2	0,80 X 0,30
J3	0,58 X 0,38
J4	0,53 X 1,73
J5	2,75 X 1,00
J6	2,74 X 0,70
J7	3,00 X 0,70
J8	1,50 X 1,00
J9	0,80 X 0,40
J10	0,86 X 0,46

QUANTITATIVO DE PORTAS

Porta	Type
P1	0,60 x 2,10
P2	0,70 x 2,10
P3	0,80 x 2,10
P4	0,90 x 2,10
P5	0,90 x 2,10 Corner
P6	0,80 x 2,10 Corner
P7	1,73 x 2,10 Portão enrolar
P9	1,02 x 2,10 Vão
P10	1,50 x 2,10 Vão
P11	0,86 x 2,10 Vão
P12	1,33 x 2,10
P13	1,10 x 2,10
P14	1,20 x 2,10

R. UBALDO P. R. DA FONTE